


RZUT PARTERU 1:100

- instalacja c.o.

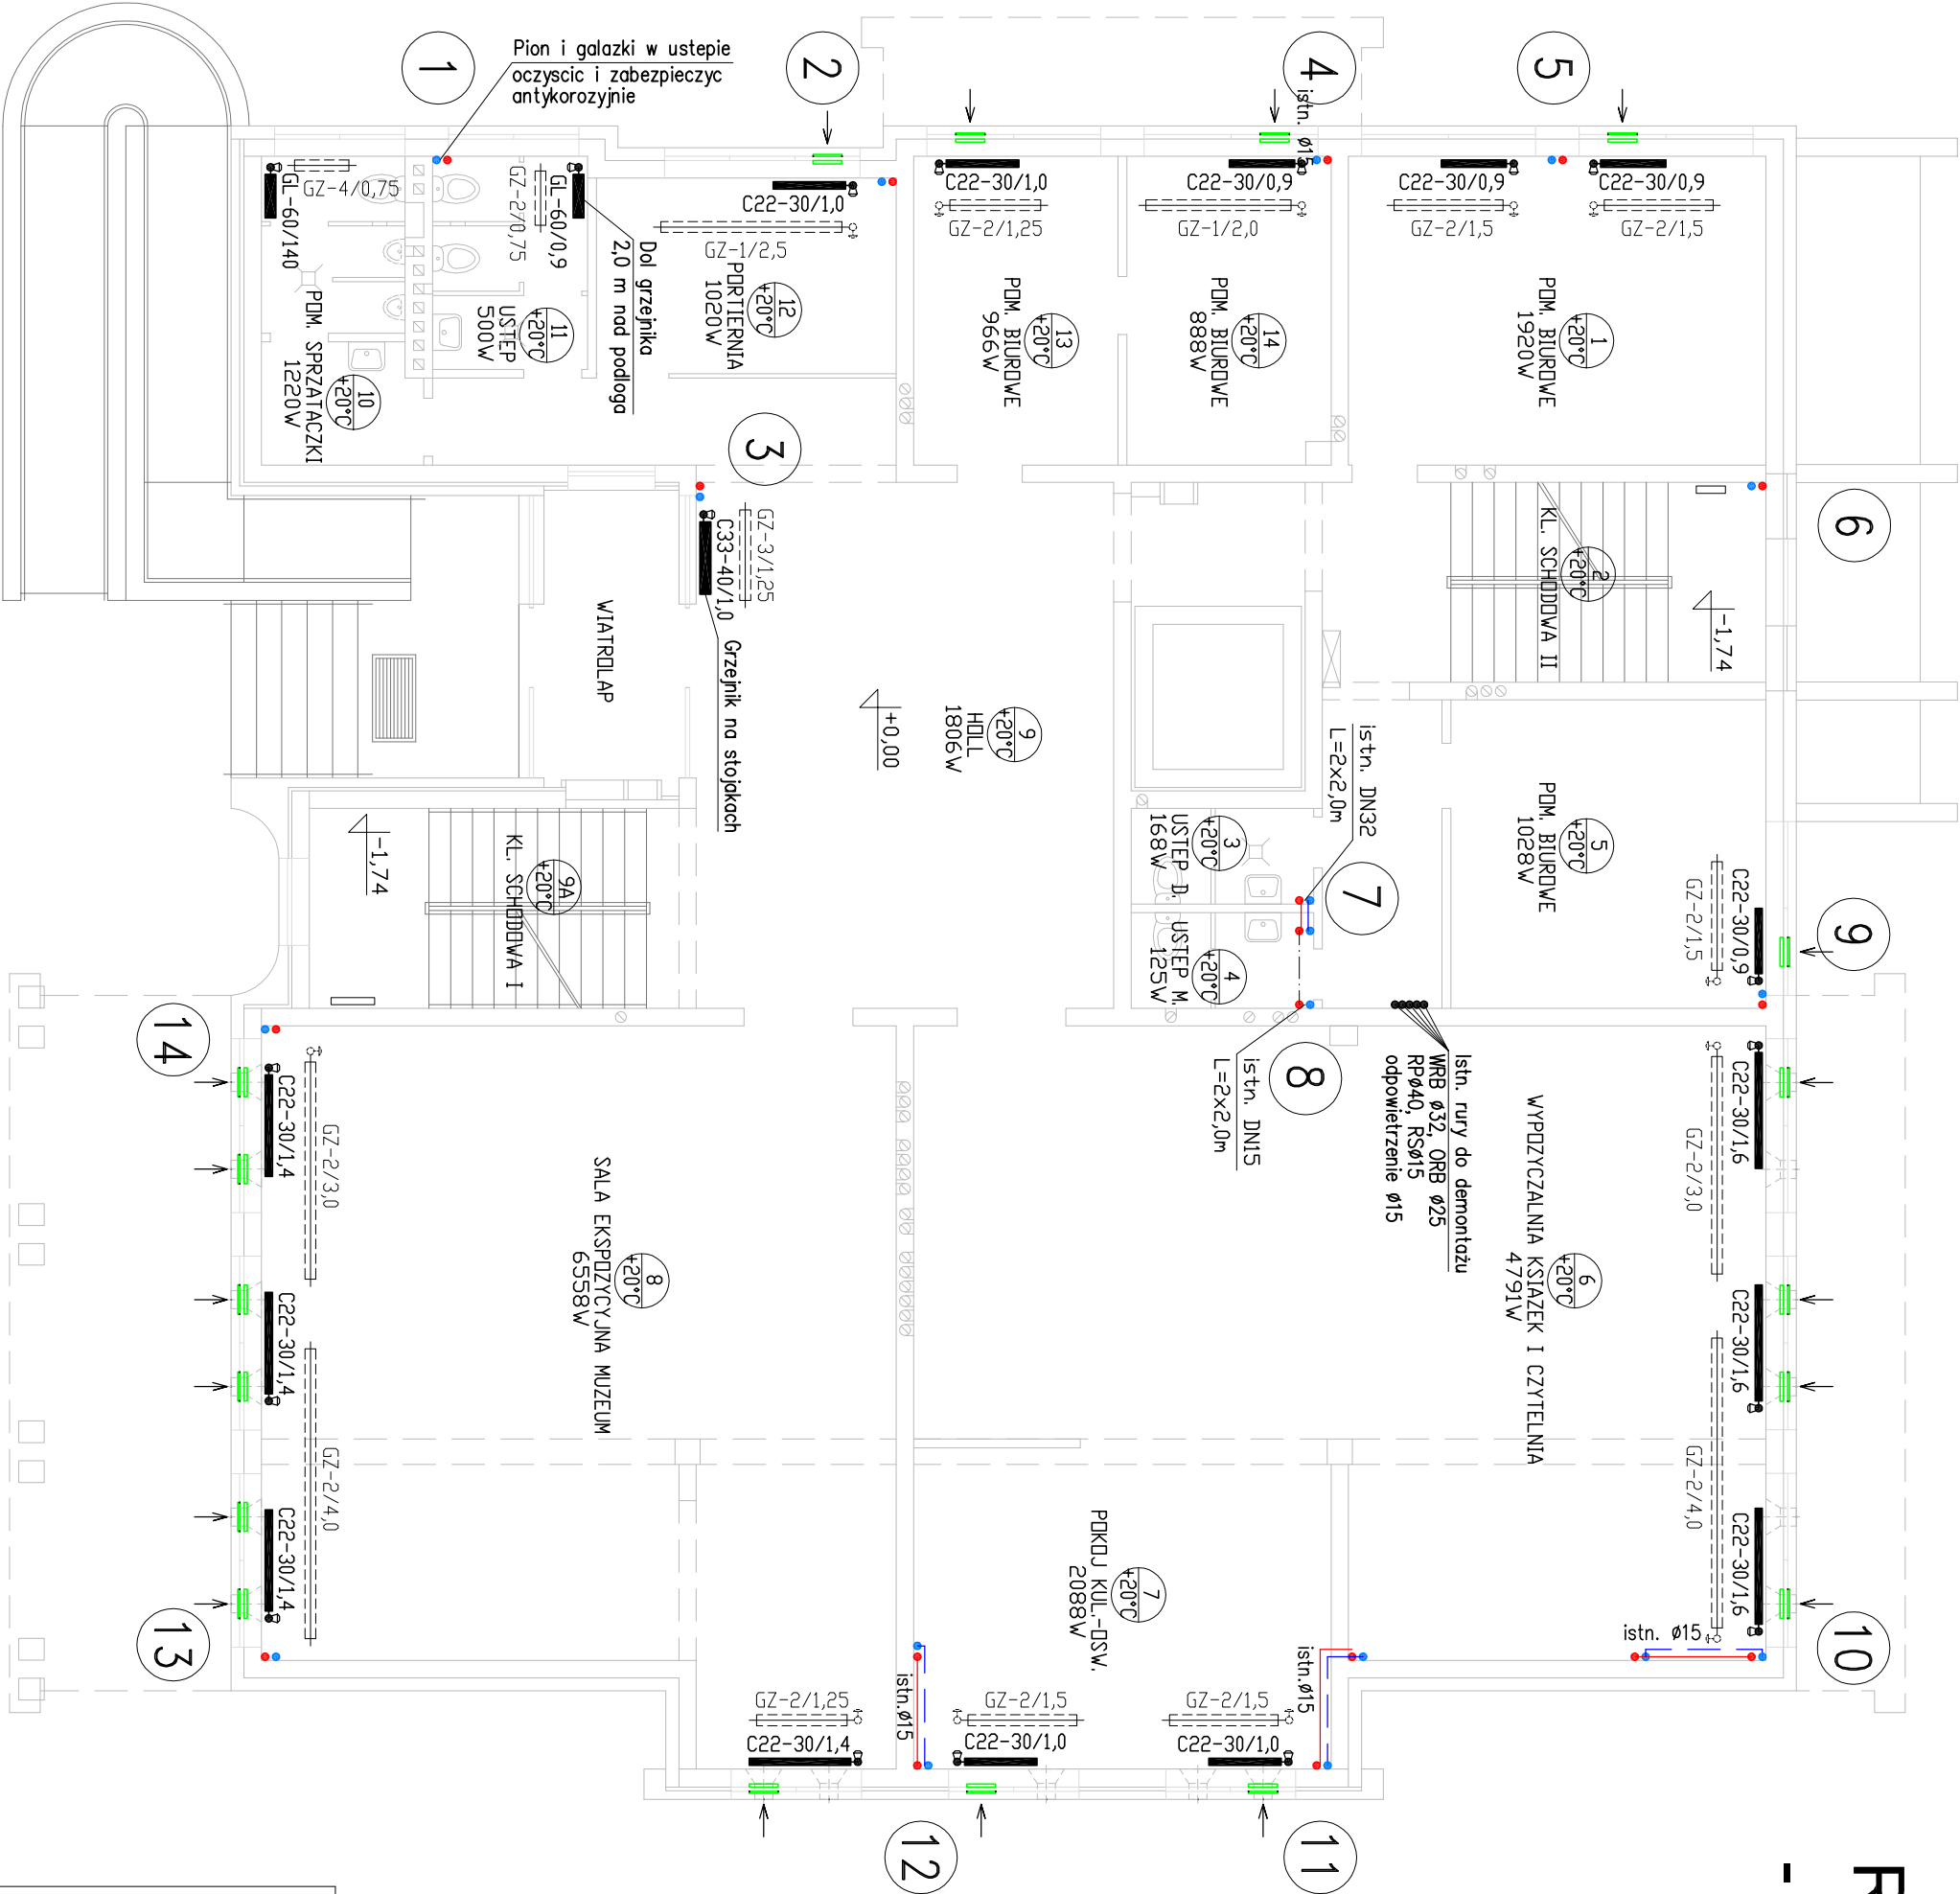

UWAGA:

1. Uwagi i oznaczenia jak na rys. S1

USŁUGI PROJEKTOWE INSTALACYJNE mgr inż. Helena Hawrus 16-300 Augustów, ul. Obr. Westerplatte 11/30, tel. 512445291			
TEMAT OPRACOWANIA, ADRES: PROJEKT WYKONAWCZY PRZEBUDOWY INSTALACJI C.O., WOD.-KAN. I WENTYLACJI GRAWITACYJNEJ W MBP PRZY UL. HOŻEJ 7 W AUGUSTOWIE			
TYTUŁ RYSUNKU: RZUT PARTERU - instalacja c.o.		SKALA: 1:100	
PROJEKTANT: mgr inż. Helena Hawrus nr upr. UAN/7342-39/92 nr ewid. PDL/IS/0462/01		SPRAWDZAJĄCY: inż. Waldemar GASEWSKI nr upr. 494/86; SUW-7/90 nr ewid. PDL/IS/0460/01	
		NR RYS.: S2	