


RZUT PARTERU 1:100

- instalacja wod.-kan.

i wentylacja grawitacyjna

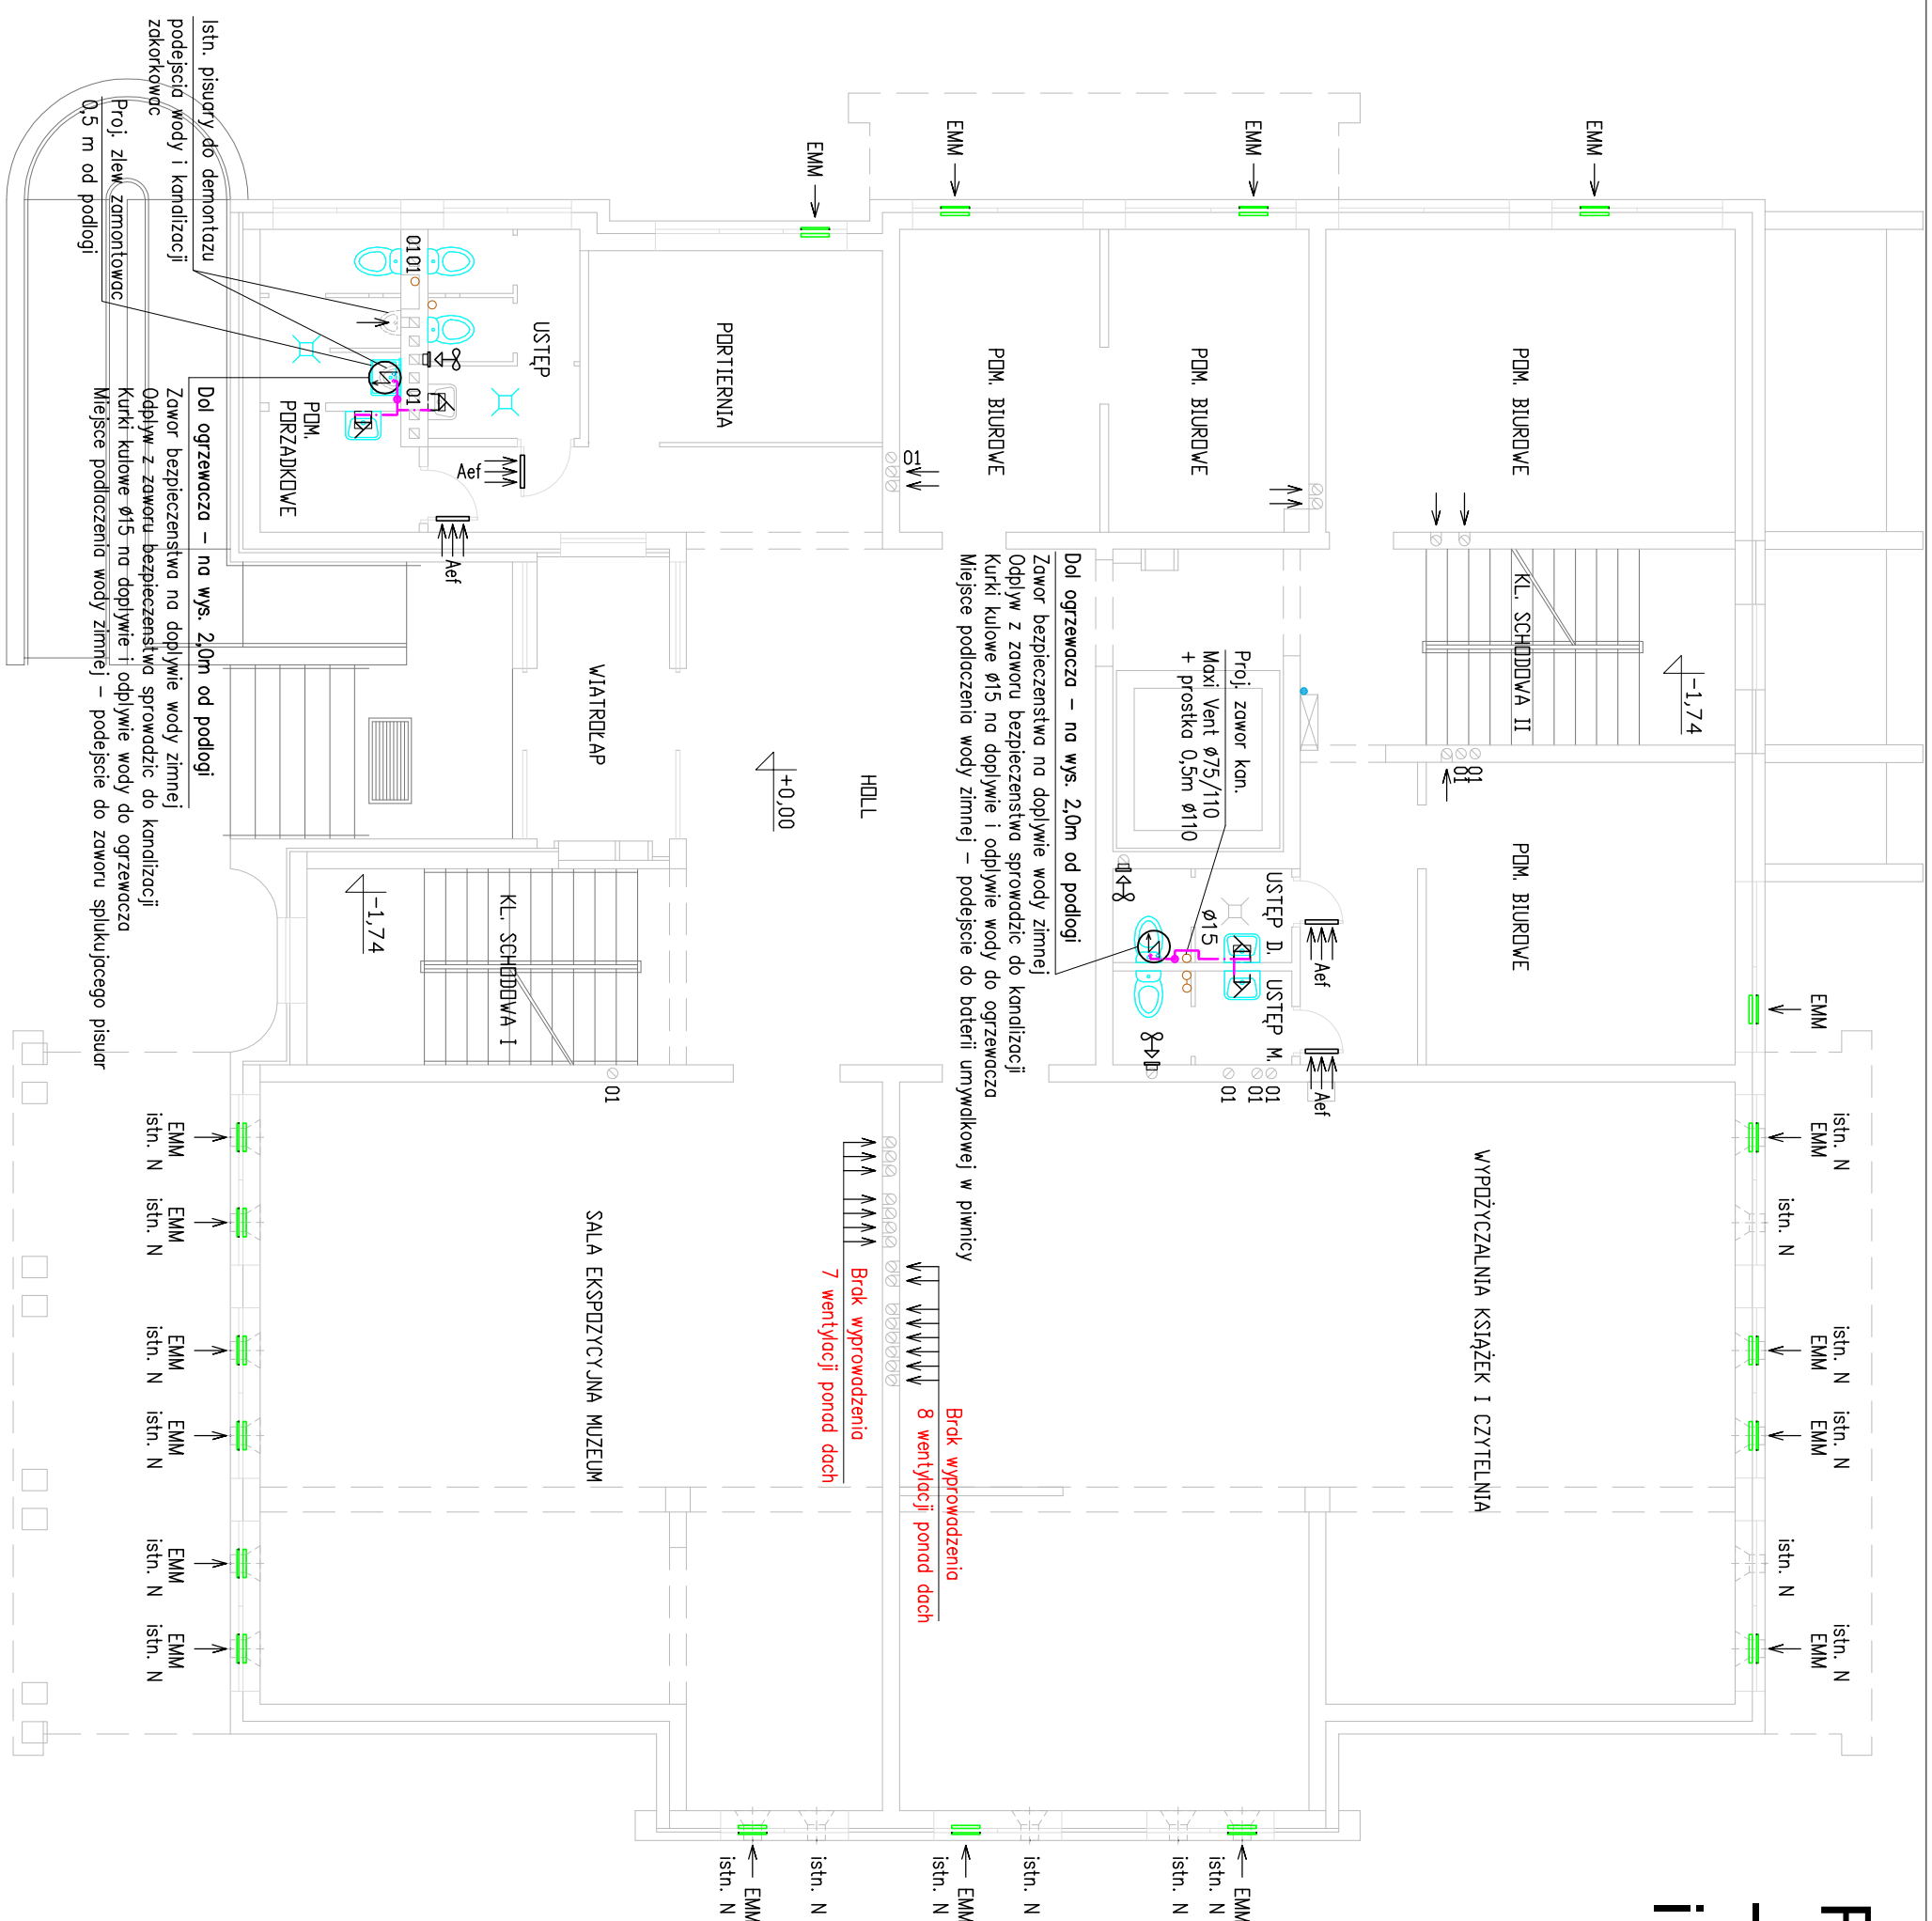

UWAGA:

1. Uwagi i oznaczenia jak na rys. S5

USŁUGI PROJEKTOWE INSTALACYJNE mgr inż. Helena Howrus 16-300 Augustów, ul. Obr. Westerplatte 11/30, tel. 512445291	
TEMAT OPRACOWANIA, ADRES: PROJEKT WYKONAWCZY PRZEBUDOWY INSTALACJI C.O., WOD.-KAN. I WENTYLACJI GRAWITACYJNEJ W MBP PRZY UL. HOŻEJ 7 W AUGUSTOWIE	DATA: 10.10.2017
TYTUŁ: RZUT PARTERU - instalacja wod.-kan. RYS.: I wentylacja grawitacyjna	SKALA: 1:100
PROJEKTANT: mgr inż. Helena HANRUS nr upr. UAN.7342-39/92 nr ewid. PDL/5/0462/01	
SPRACOWDZĄCY: inż. Włodzisław GĄSIŃSKI nr upr. 494/86; SJW-7/90 nr ewid. PDL/5/0450/01	
NR RYS.: <div>S6</div>	